


Условные обозначения

- W1 — кабельная линия проектируемая 0,4 кВ
- — кабельная линия существующая 0,4 кВ
- — кабельная линия существующая 6 кВ
- T — теплопровод существующий
- B — водопровод существующий
- K — канализация существующая
- — кабельная телефонная канализация существующая с колодцем

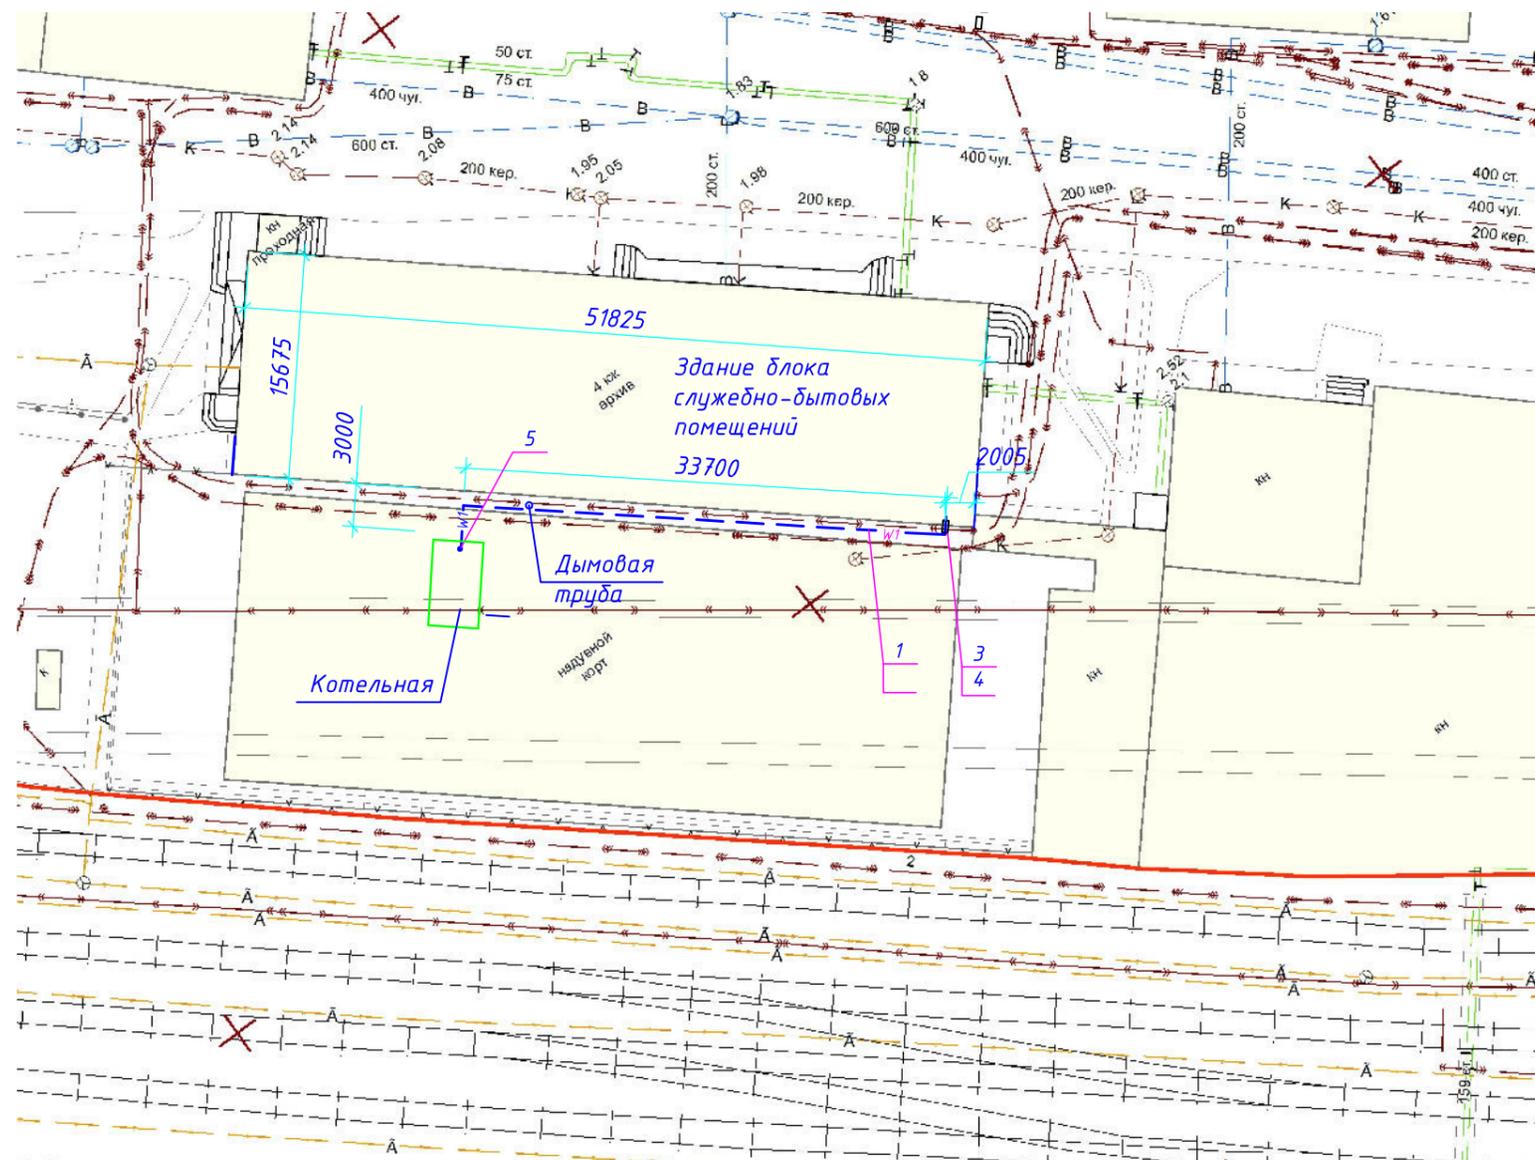

№ поз.	Обозначение	Наименование	Кол.	Примеч.
Электроснабжение. КЛ-0,4 кВ				
1	ВБбШнг 5x4 ГОСТ 15150-69	Кабель силовой с медными жилами, не распространяющий горение, с ПВХ изоляцией, с защитным покровом, сечением 5x4 мм ² , 50 м		
2				
3	A5-92-48, вариант 3	Ввод кабелей в здание	1	шт.
4	A5-92-45	Уплотнение кабеля в трубе	1	шт.
5		Трубостойка		

Данный лист смотри совместно с листом


						НЭС		
Изм.	Кол.	Лист	N док.	Подпись	Дата			
						Генеральный план		
						Наружные сети электроснабжения		
						Стадия	Лист	Листов

Взамен инв. N

Подпись и дата

Инв. Nподл.

Горизонтальный срез.
Зона защиты здания от прямого удара молнии

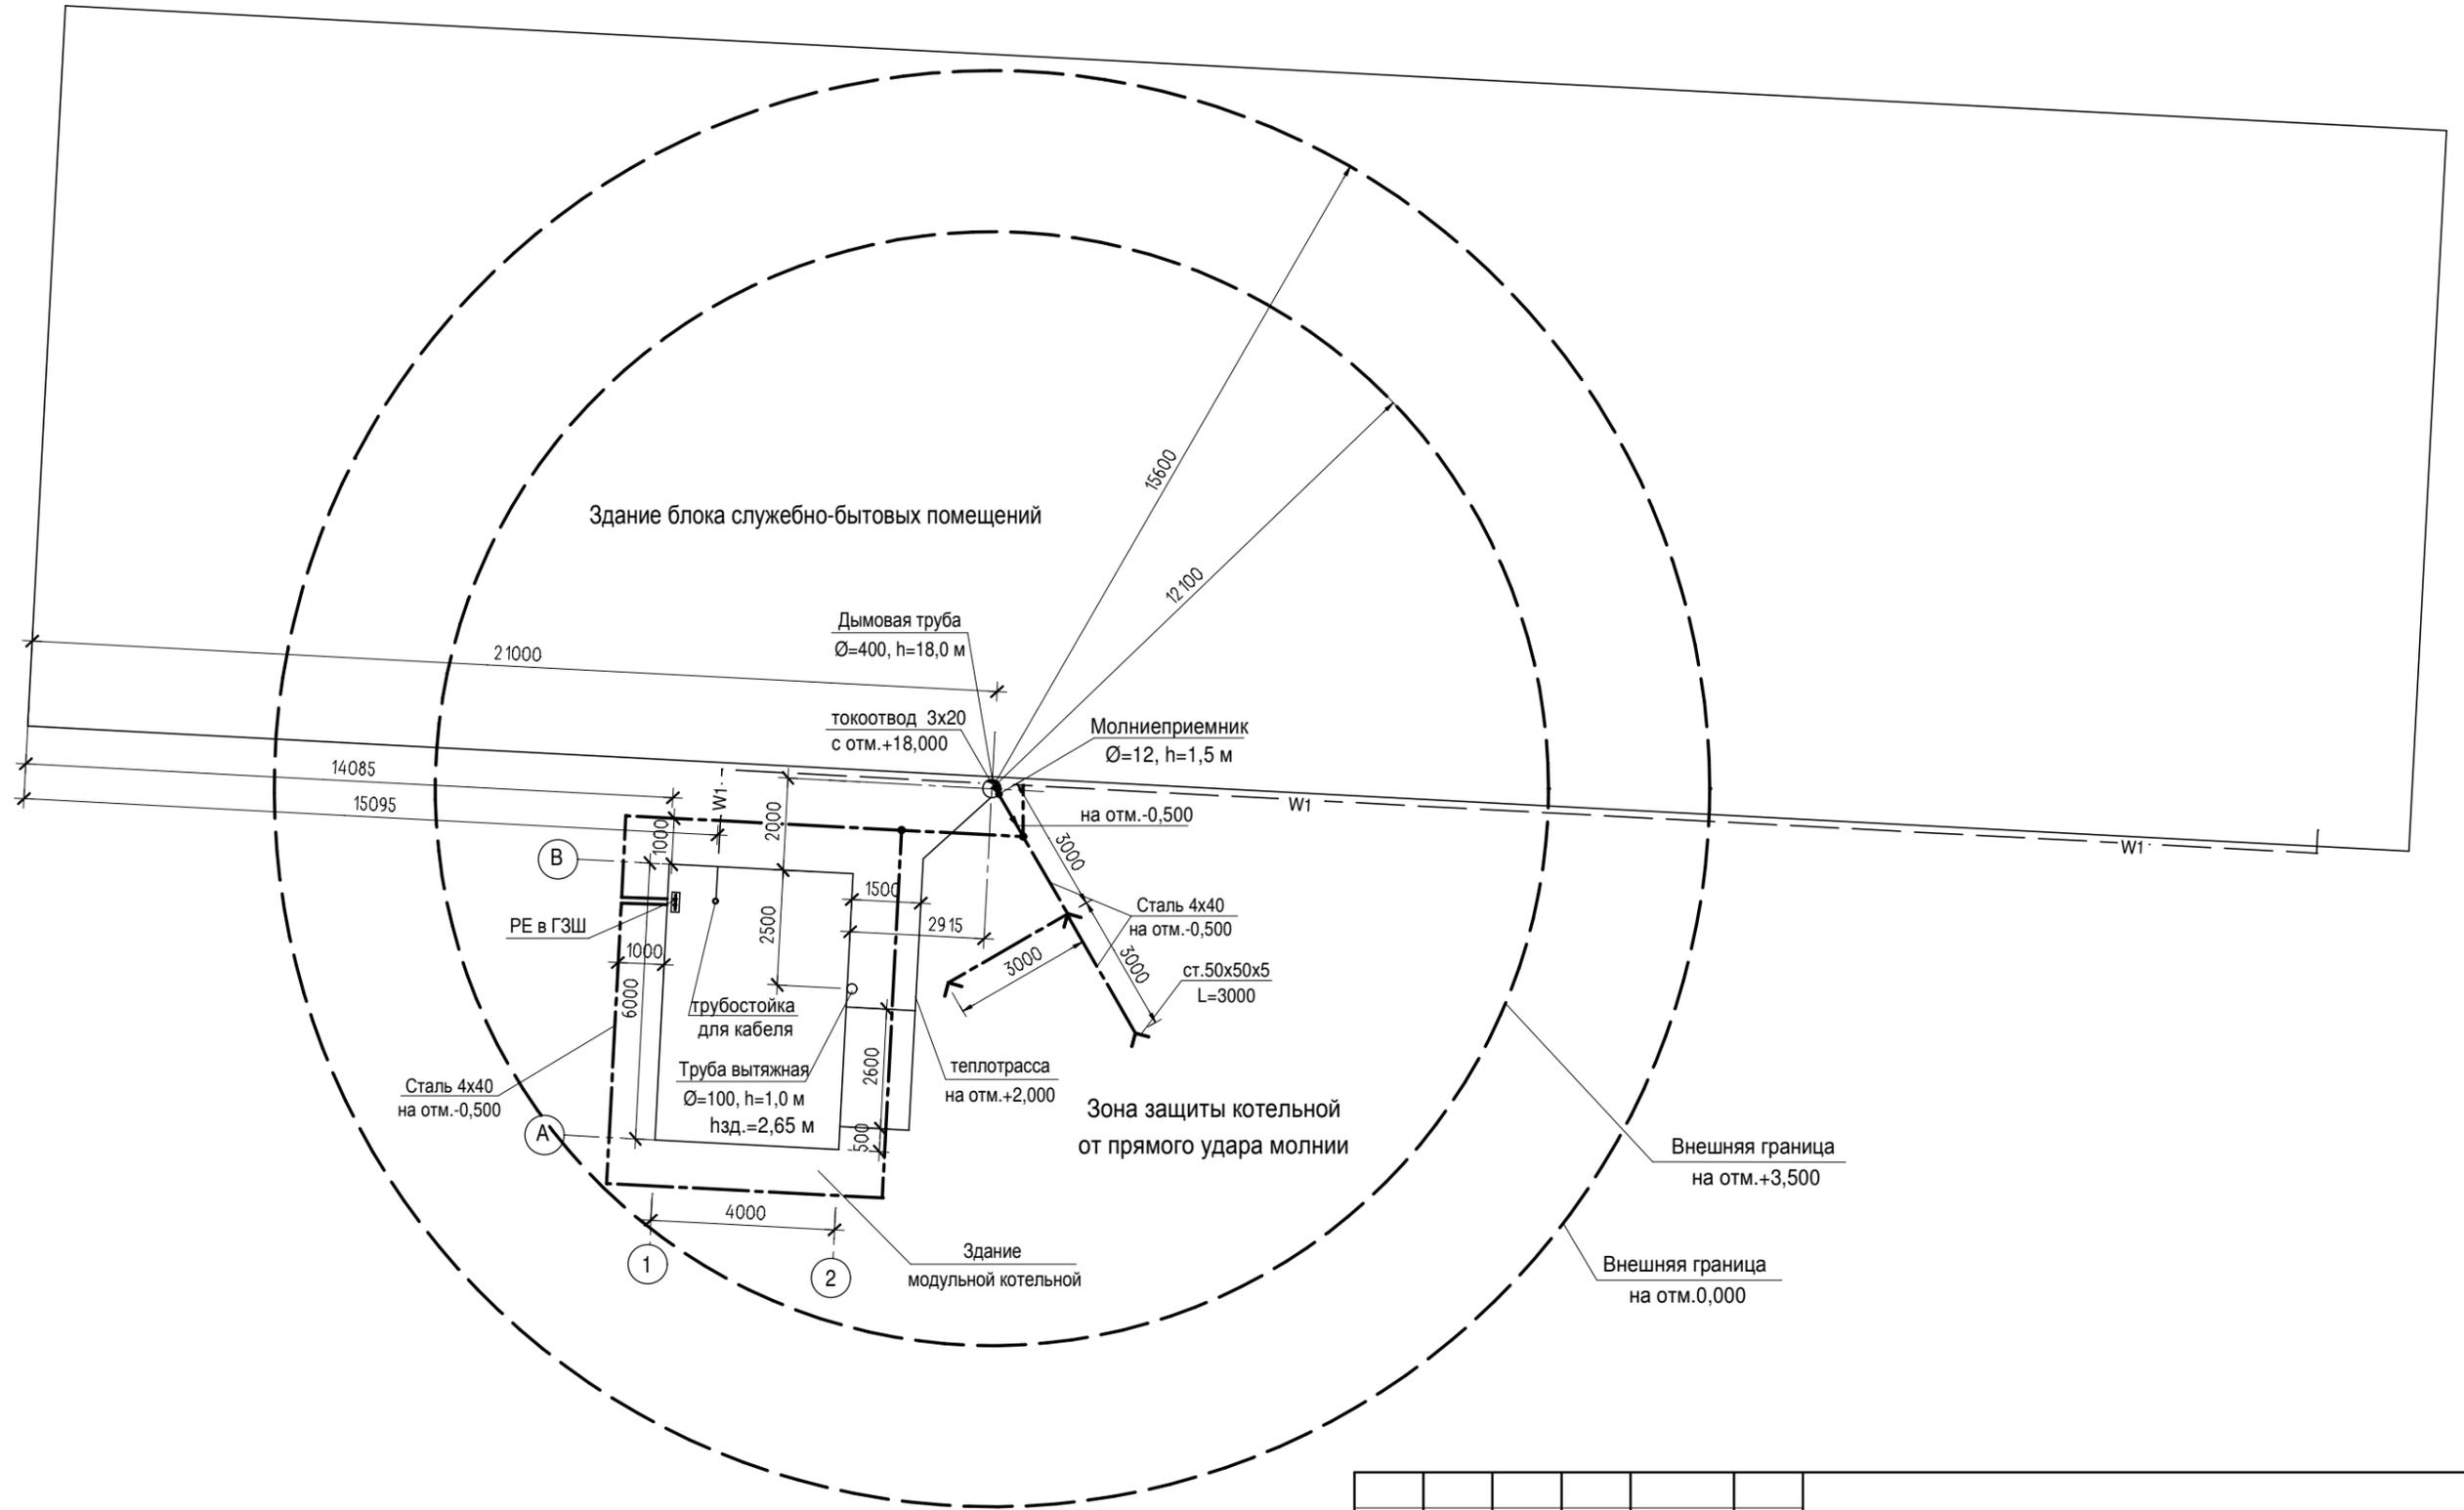

Инд. № подл.	Взам. инв. №
Подп. и дата	

Изм.	Кол.уч.	Лист	Недок.	Подп.	Дата

Здание блока служебно-бытовых помещений	Стадия	Лист	Листов
	Р		
Горизонтальный срез. Зона защиты здания от прямого удара молнии. М1:150			